


СОГЛАСОВАНО					
ИНВ. ПОДЛ.	ПОДПИСЬ И ДАТА	ВЗАИМ. ИНВ. N			

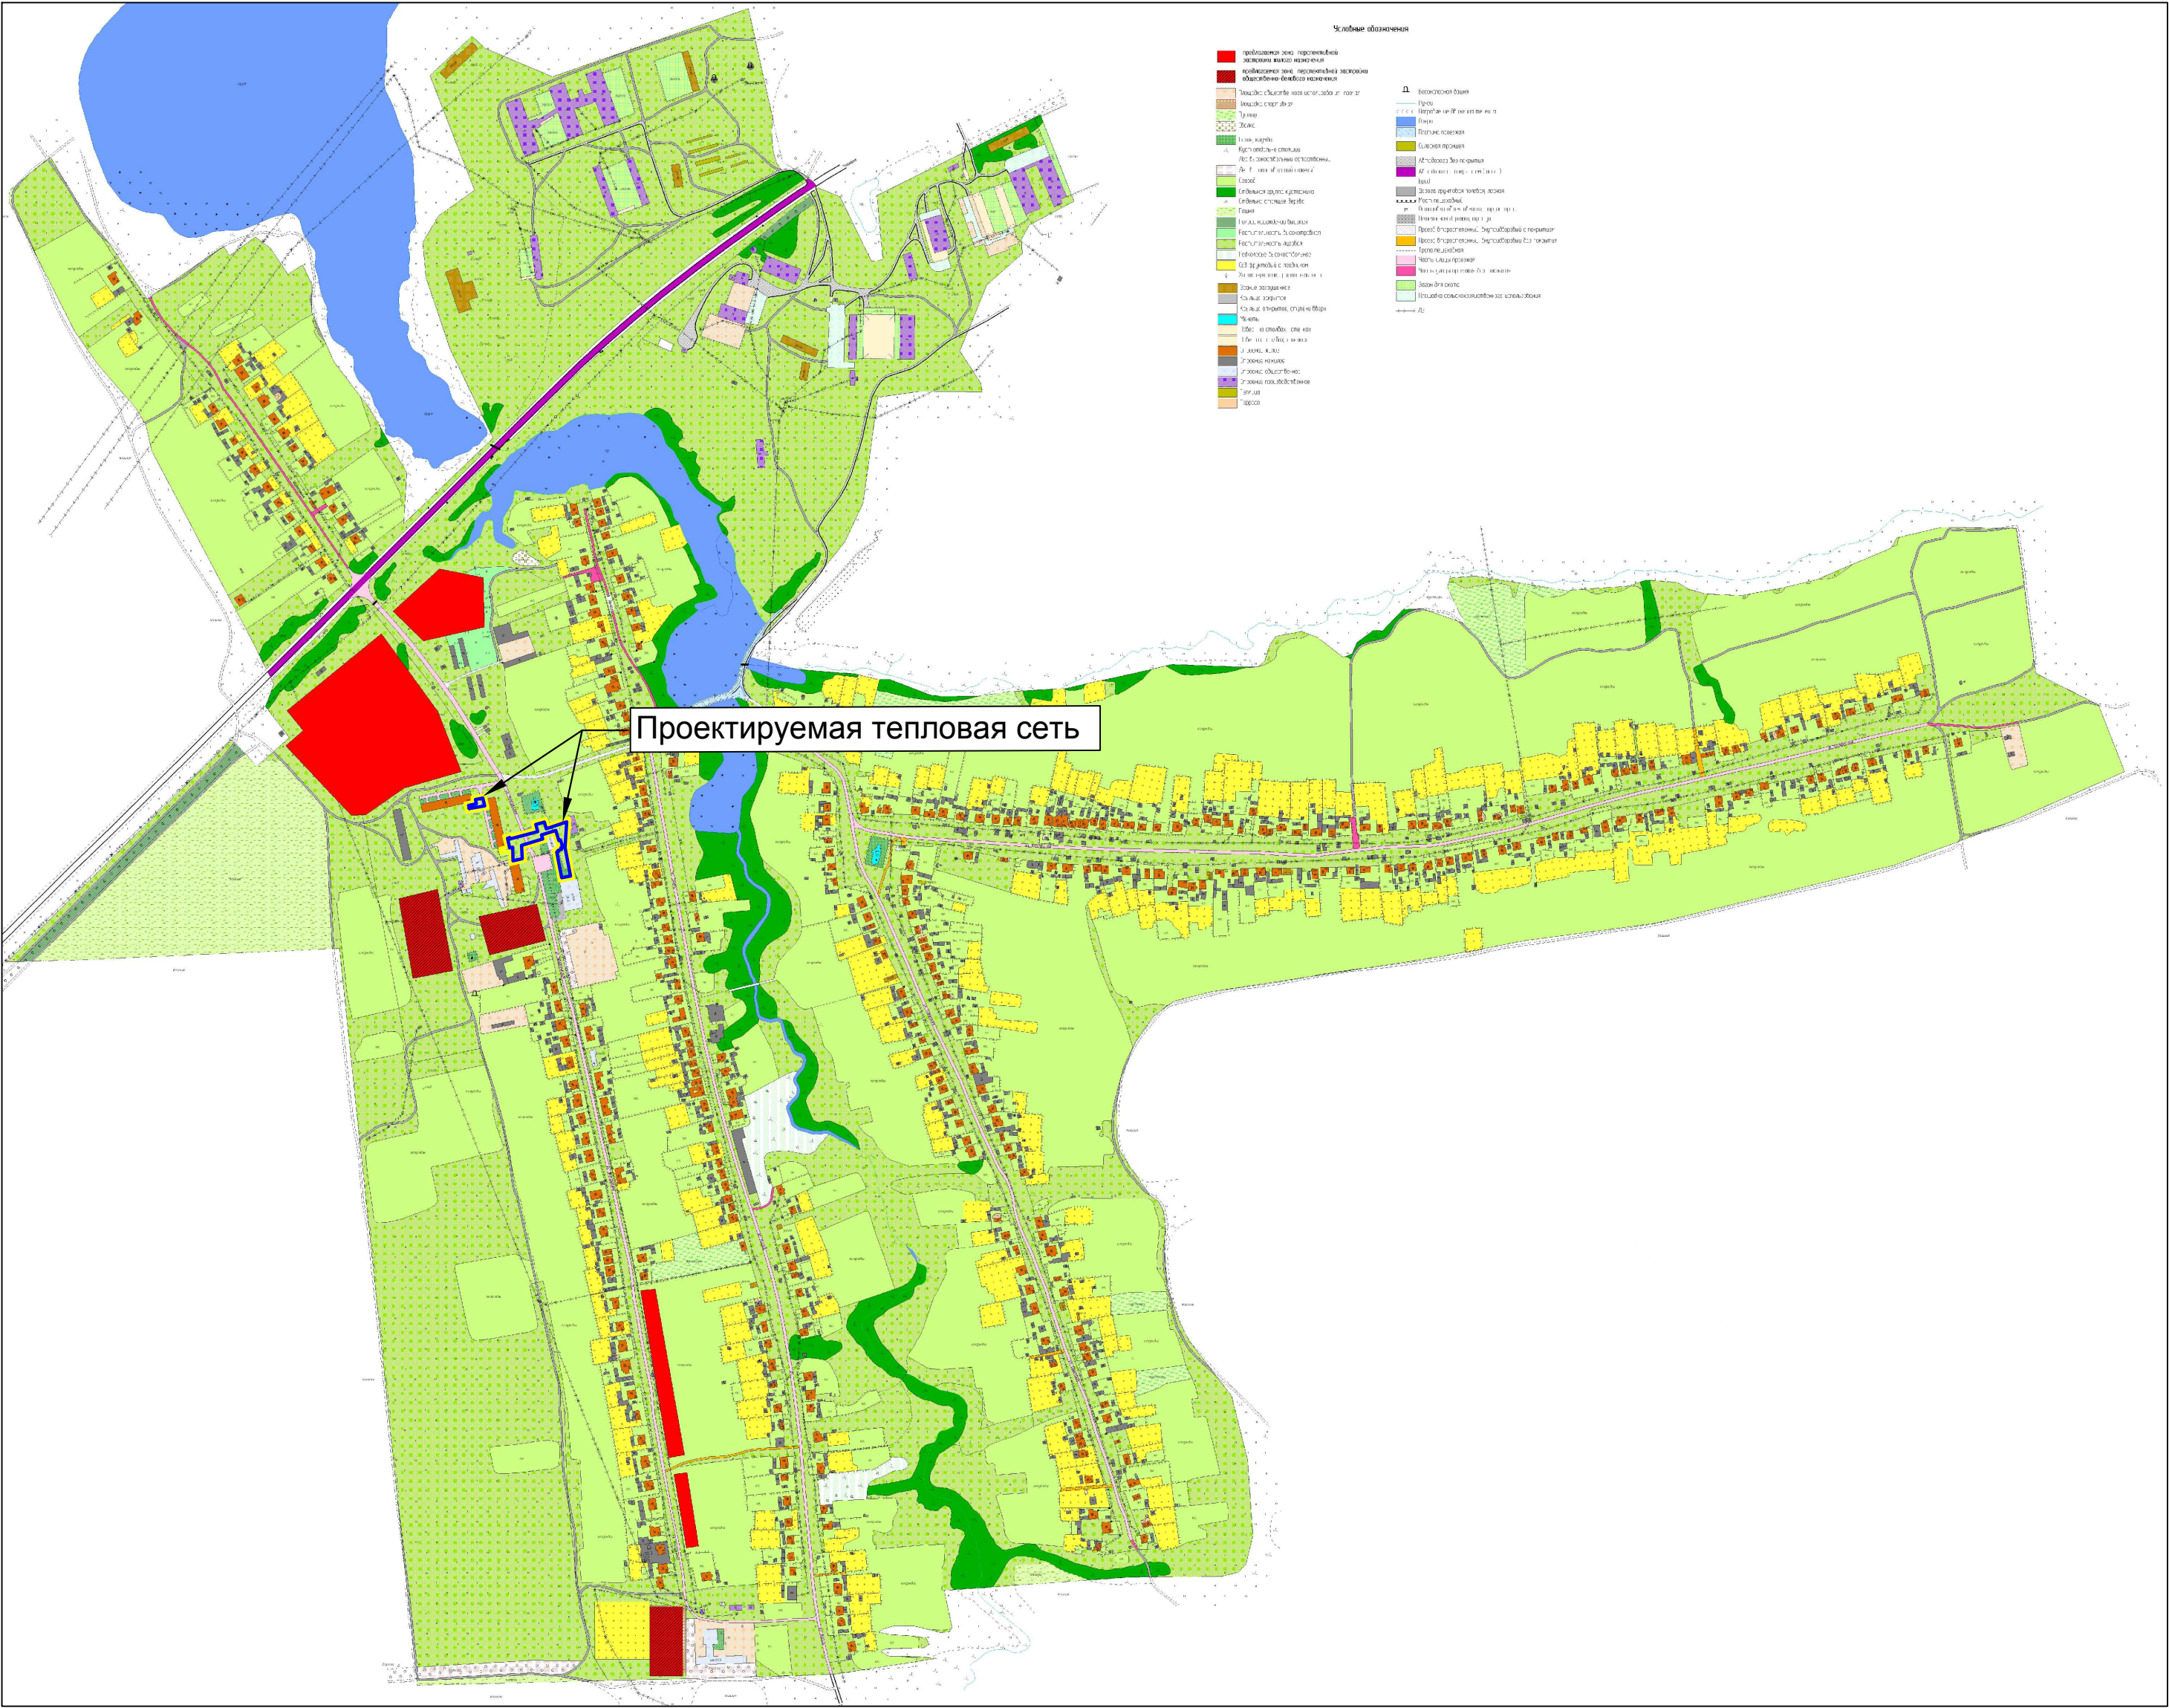

						14/2016			
						"Наружные сети теплоснабжения в с. Аксеново, Лямбурского района, РМ"			
ИЗМ.	КОЛУЧ.	ЛИСТ	N ДОК.	ПОДПИСЬ	ДАТА	Проект планировки территории	СТАДИЯ	ЛИСТ	ЛИСТОВ
Разраб.	Карпов						П	ПП-1	
Н.контр.	Шеломовская					Схема расположения проектируемой территории в системе планировочной организации сельского поселения (по материалам генерального плана Аксеновского сельского поселения, Лямбурского муниципального района РМ, 2013г.)	 ООО "ПРОЕКТ-СИТИ"		
ГИП	Каханов								